




Schnitt A-A

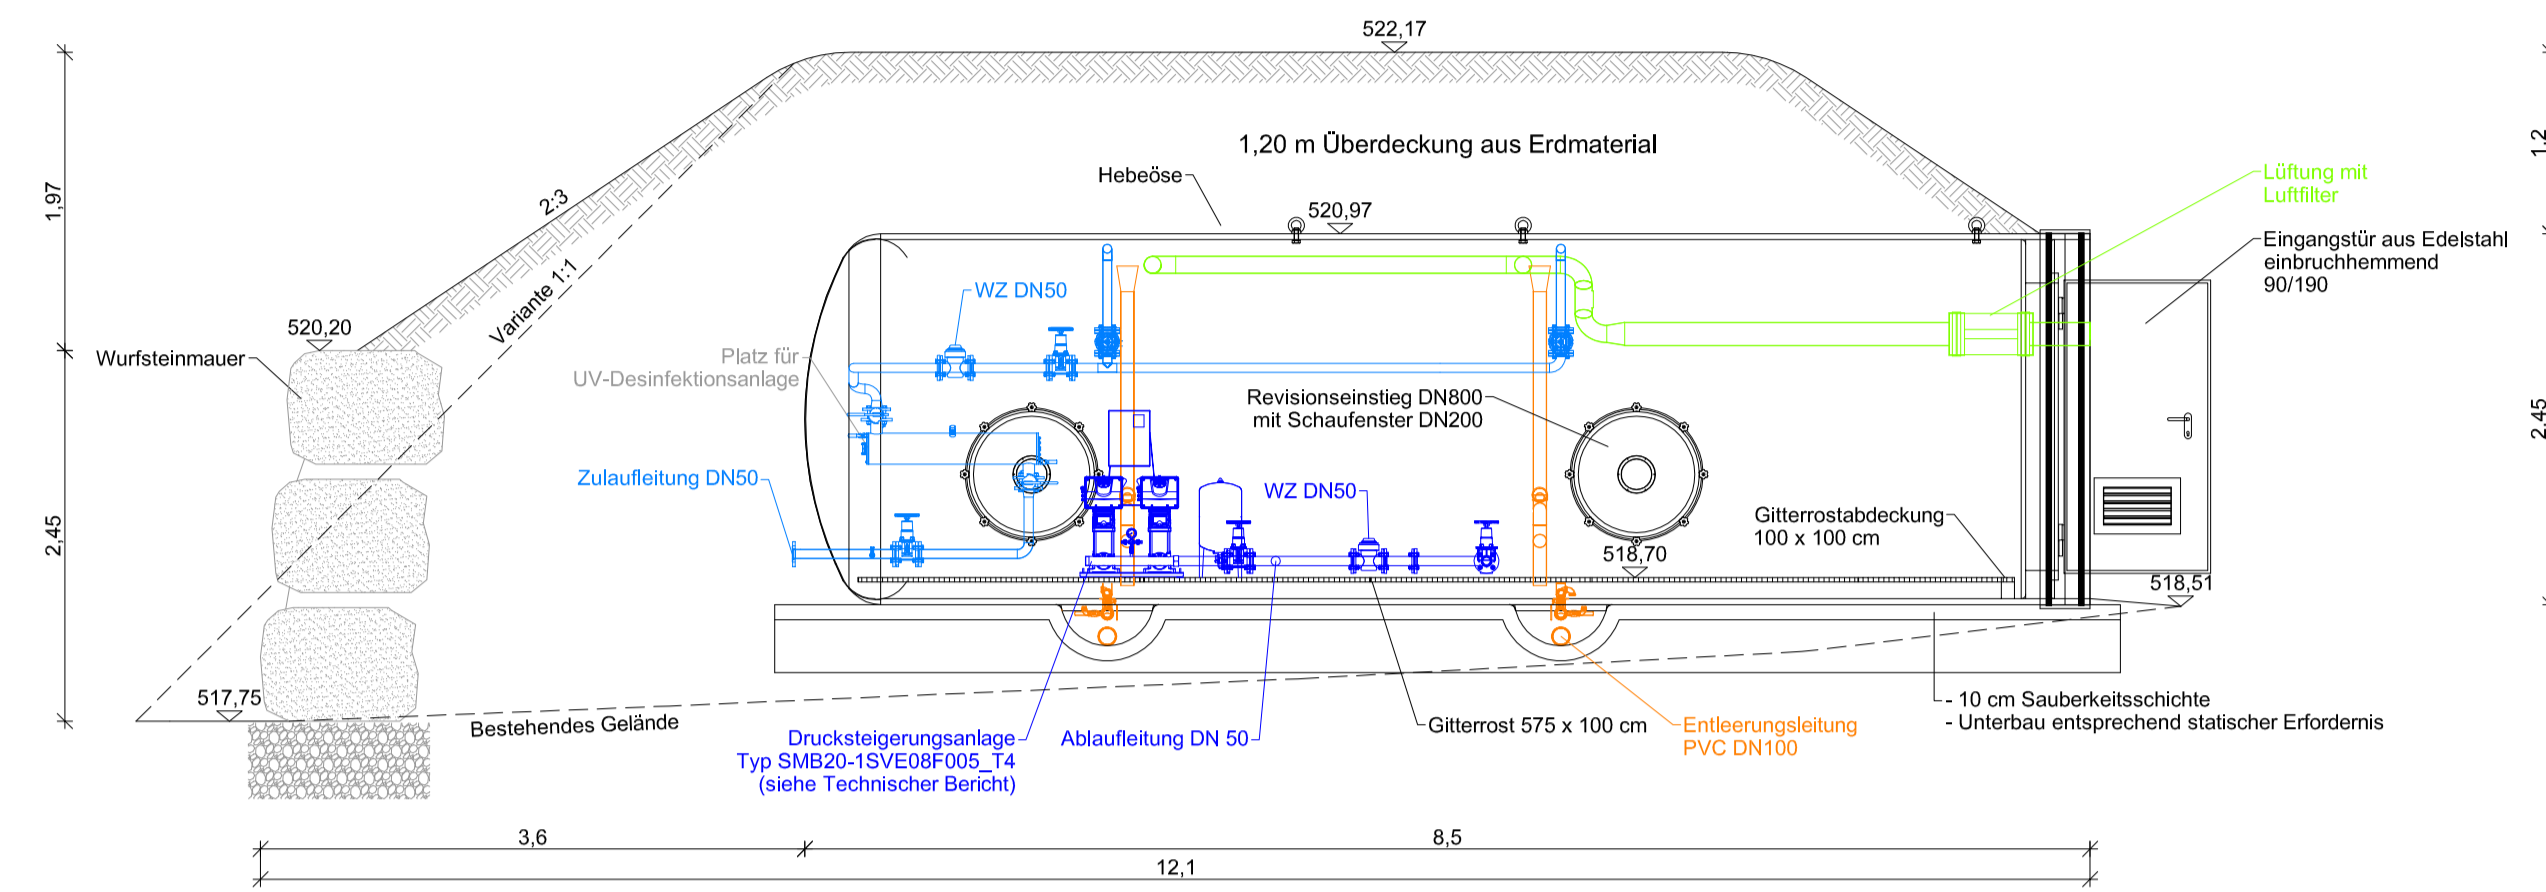


Schnitt B-B

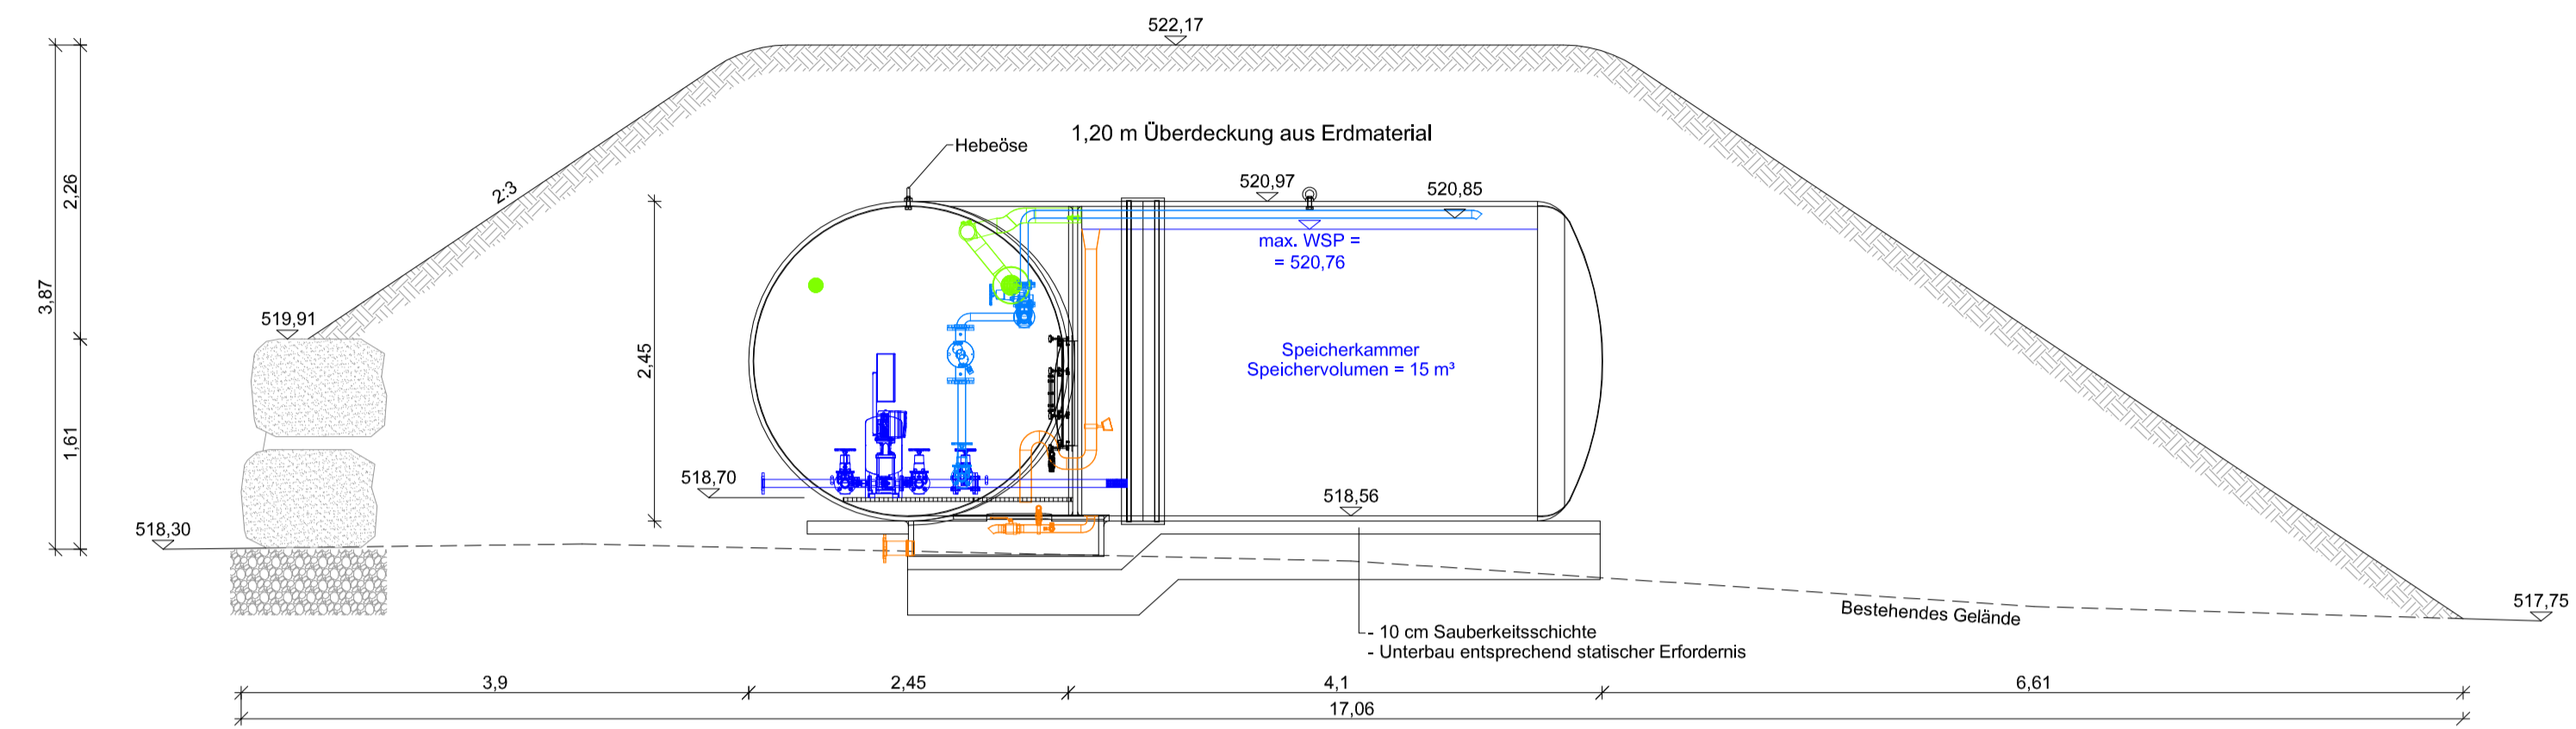

Grundriss

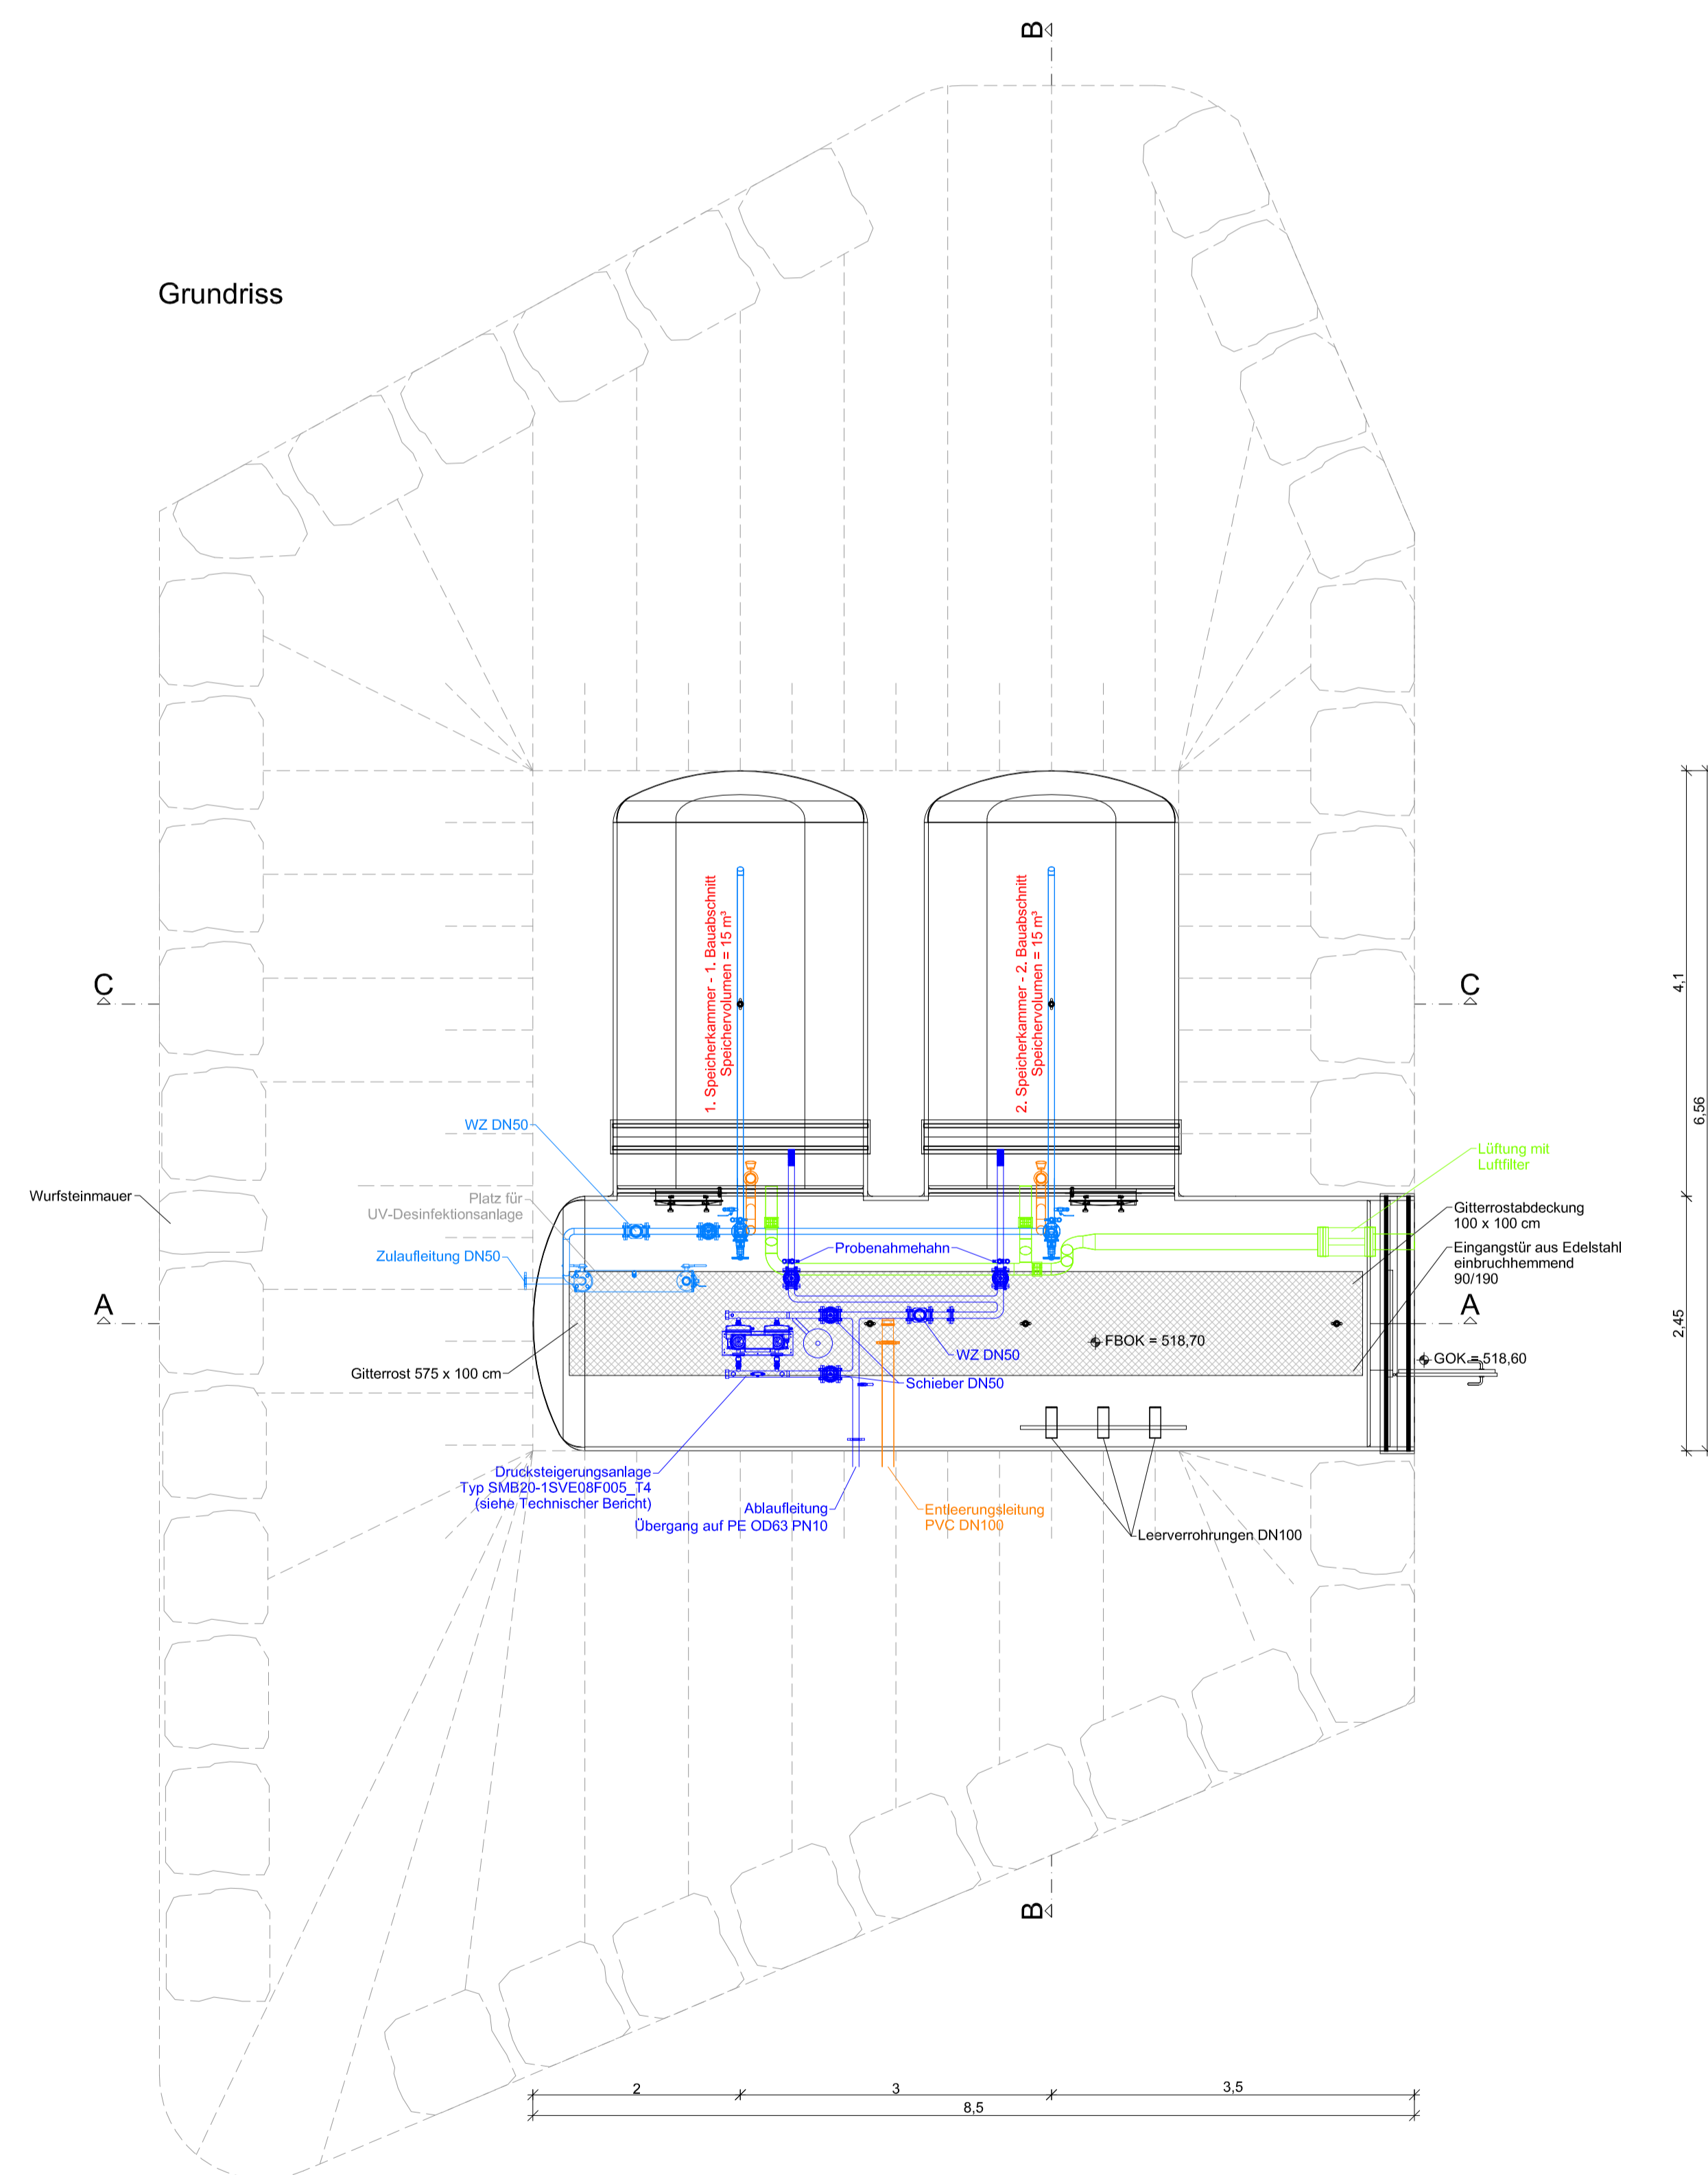


Ansicht Südwest

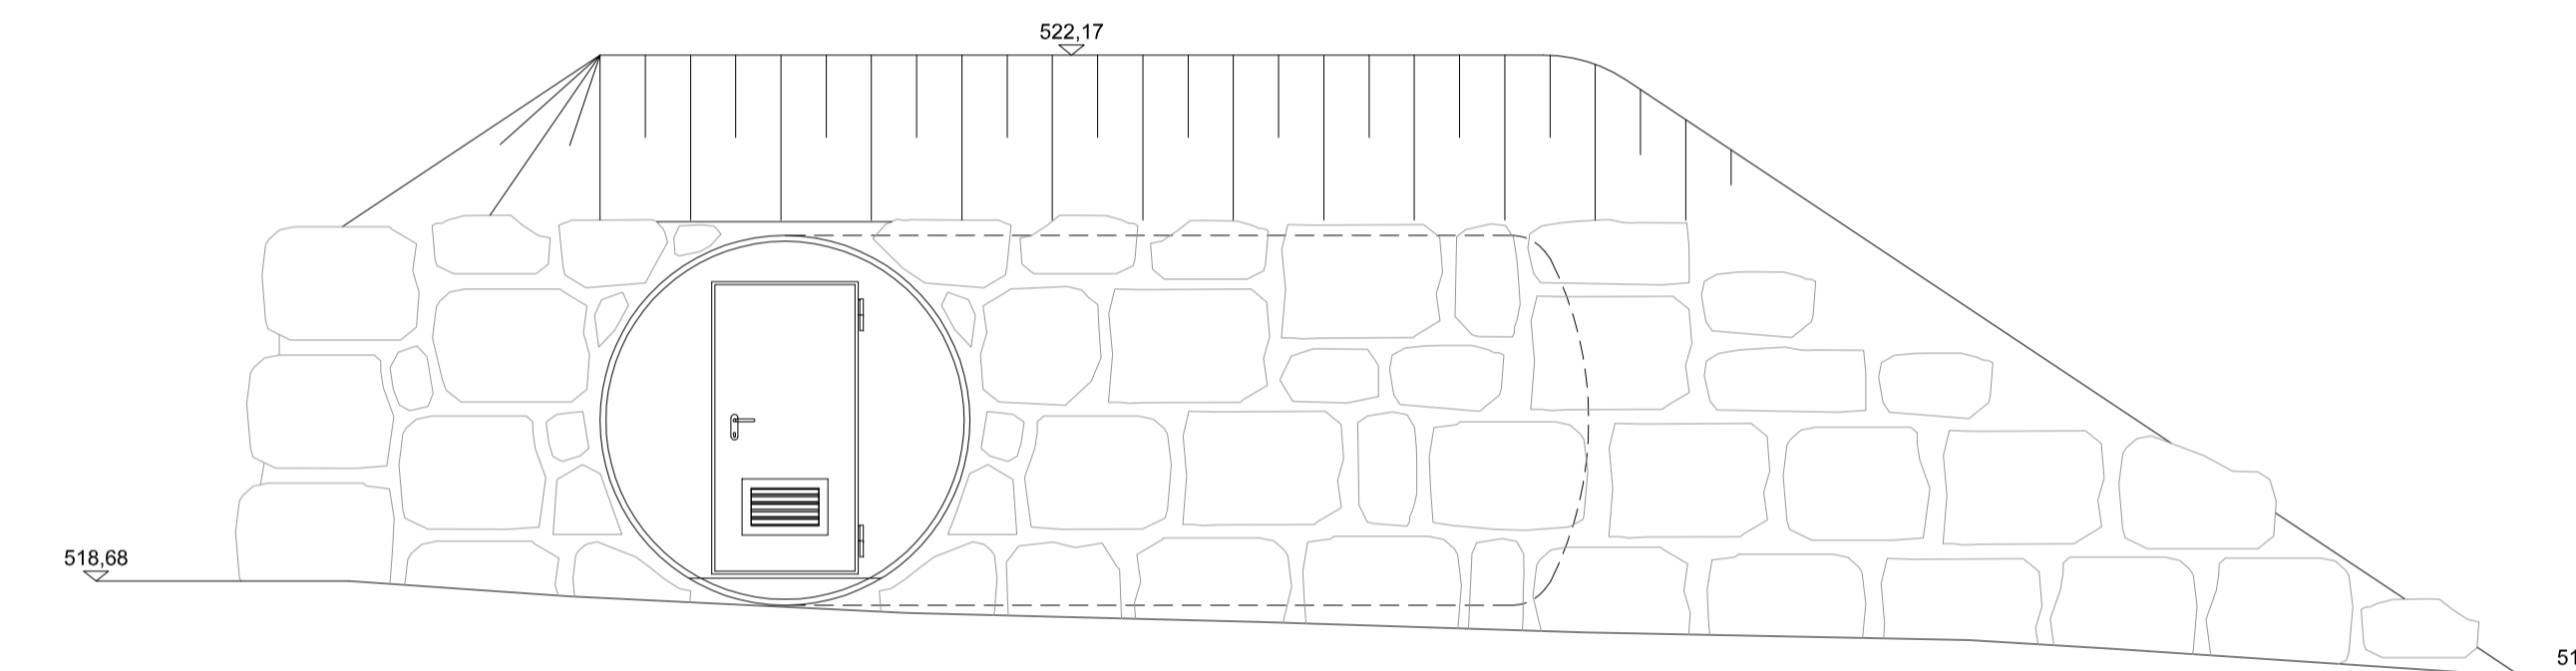

- LEGENDE
- Zulauf
 - Entnahme
 - Überlauf
 - Lüftung
 - WZ Wasserzähler

Schnitt C-C

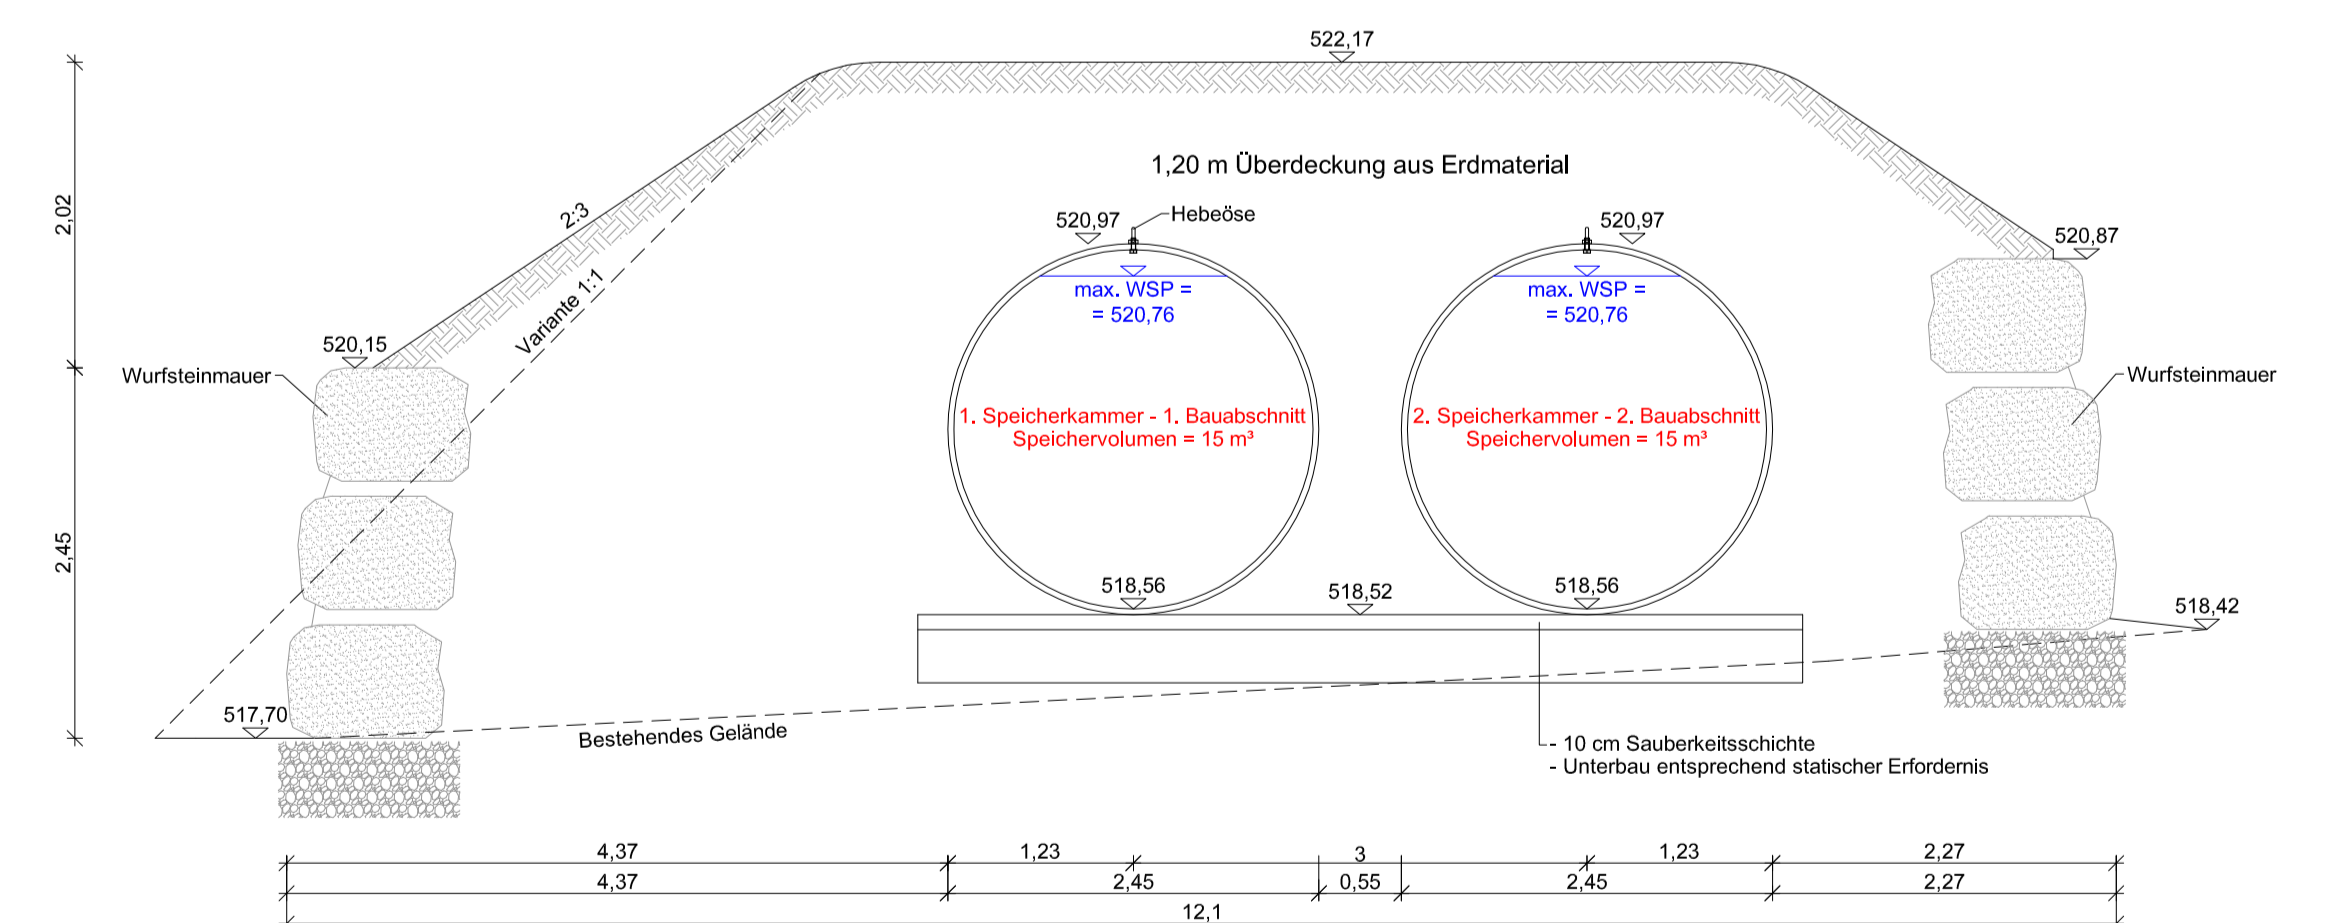

Druckdatum: 2024-11-18, Bearbeiter: Tourer
 T:\TB SEIDL\Allgemein\Projekte\Wassergenossenschaft Tiefenbach\3723P.Wva_Wasserrechtliche Einreichung\Einreichproj\3723P.Wva_3.1-3.3_Objekt.dwg

Wassergenossenschaft Tiefenbach

Wasserversorgung Tiefenbach
 Errichtung einer Wasserversorgungsanlage
 in der Katastralgemeinde Tiefenbach
 WASSERRECHTLICHES EINREICHPROJEKT

GzL:
3723P.Wva

Maßstab:
1:50

Objektplan
Neuer Hochbehälter

Einlage:
3.1



Technisches Büro Ing. Wilhelm Seidl GmbH | A - 3500 Krems an der Donau | Göglstraße 11b
 Tel +43-(0)2732-484-850 | Fax +43-(0)2732-484-860 | office@tb-seidl.at | www.tb-seidl.at

Technisches Büro
Ing. Wilhelm Seidl GmbH
A - 3500 Krems an der Donau
Göglstraße 11b
Tel +43-(0)2732-484-850
Fax +43-(0)2732-484-860
office@tb-seidl.at | www.tb-seidl.at

Martin Endl
Martin Endl

Krems, am 12.11.2024

Kommitr. Mat. Friedrich Krieger Msc.