



Schnitt A-A

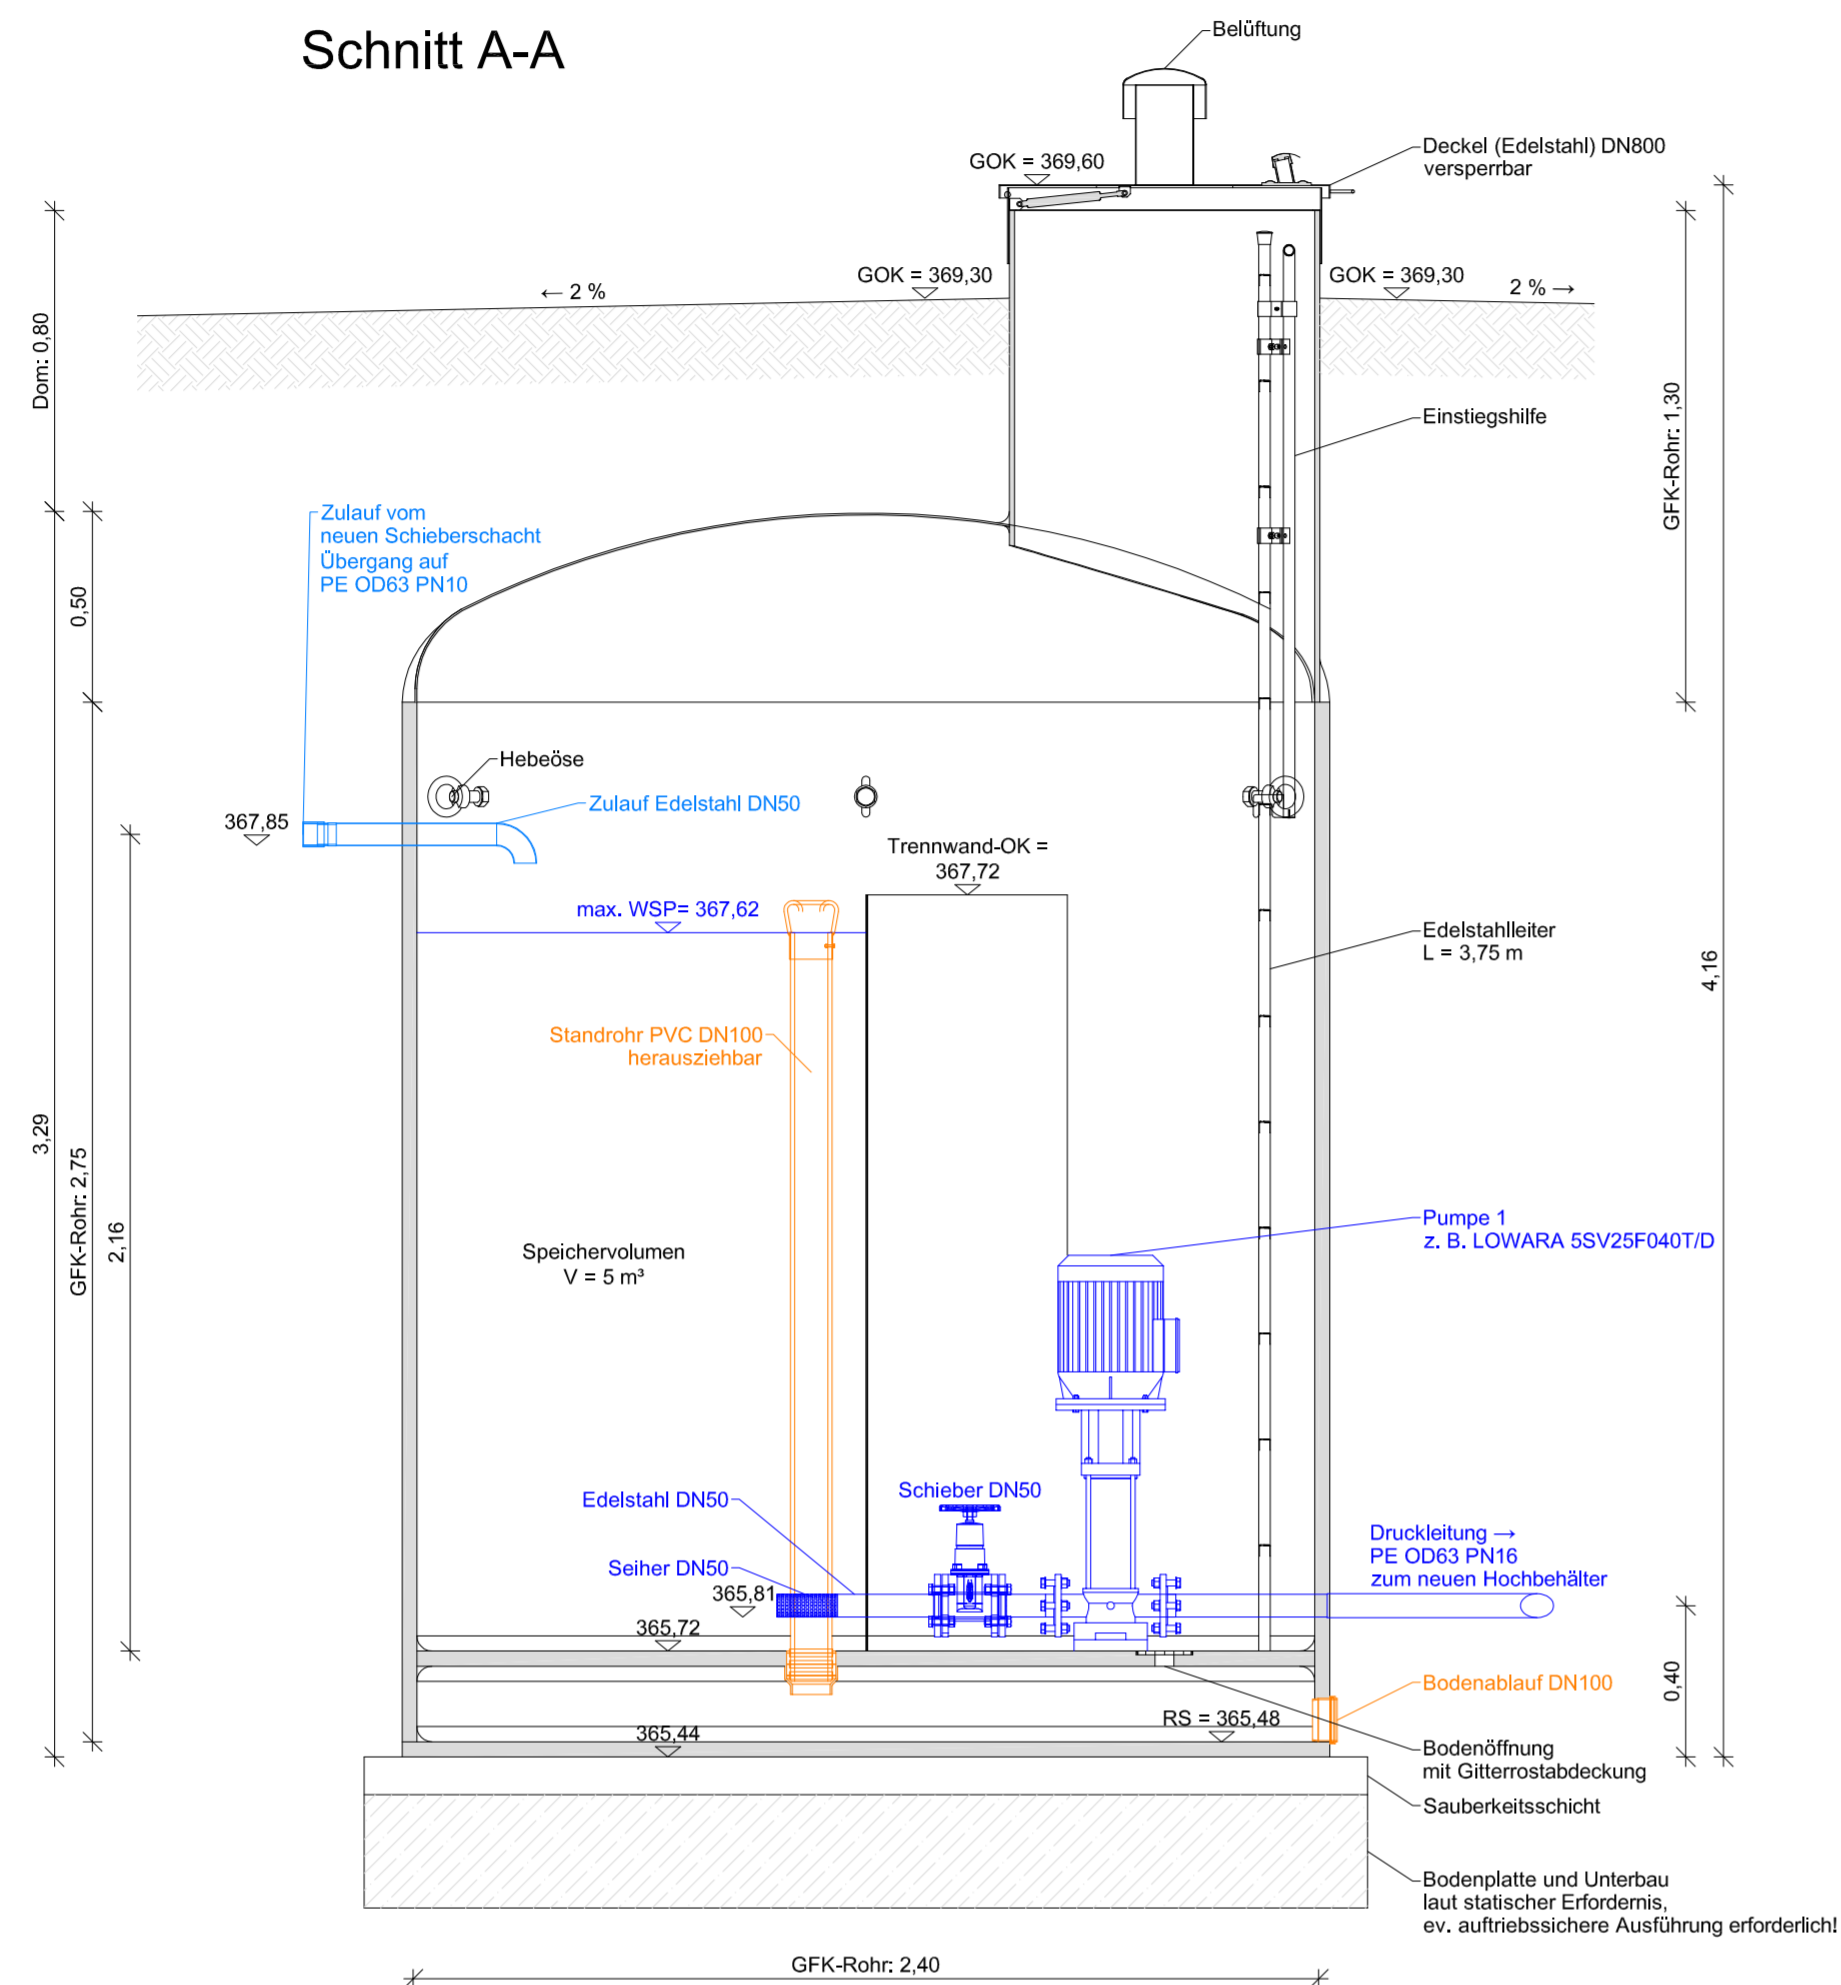

Schnitt B-B

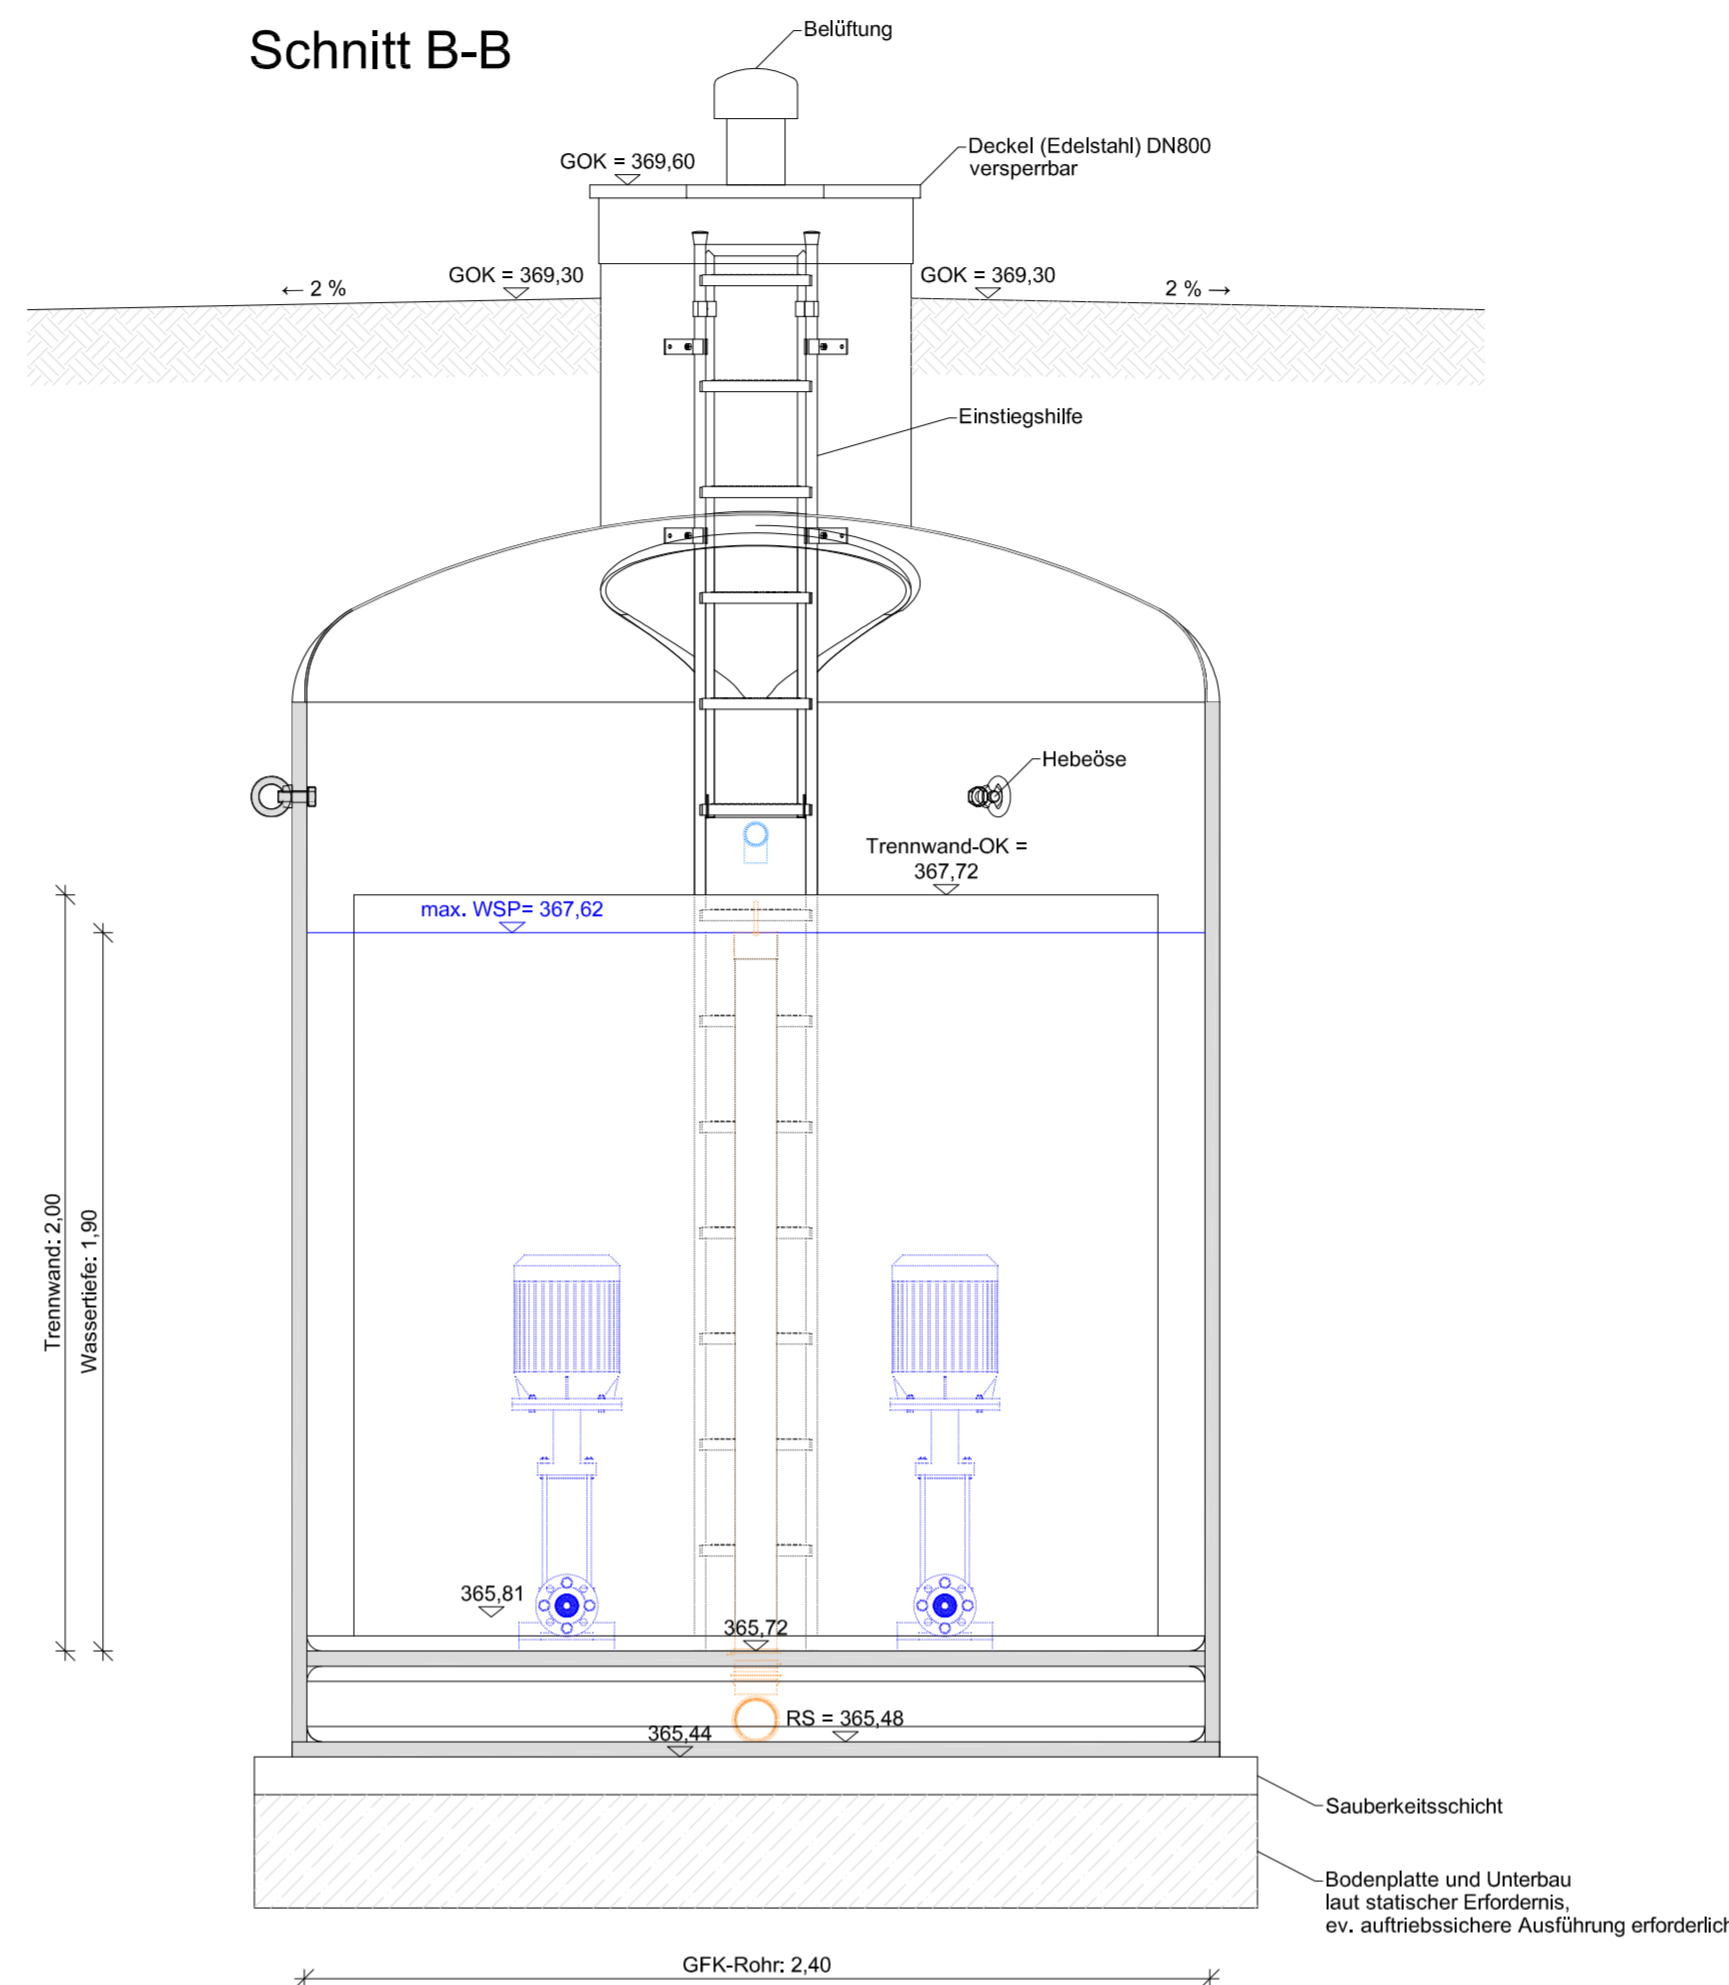

LEGENDE

- Zulauf
- Entnahme
- Überlaufleitung

Druckdatum: 2024-11-18, Bearbeiter: Tauer
 T:\TB SEIDL\Allgemein\Projekte\Wassergenossenschaft Tiefenbach\3723P.Wva Wasserrechtliche Einreichung\Einreichprojekt\3723P.Wva 3.1-3.3 Objekt.dwg


Wassergenossenschaft Tiefenbach

Wasserversorgung Tiefenbach

Errichtung einer Wasserversorgungsanlage
in der Katastralgemeinde Tiefenbach

WASSERRECHTLICHES EINREICHPROJEKT

Grundriss

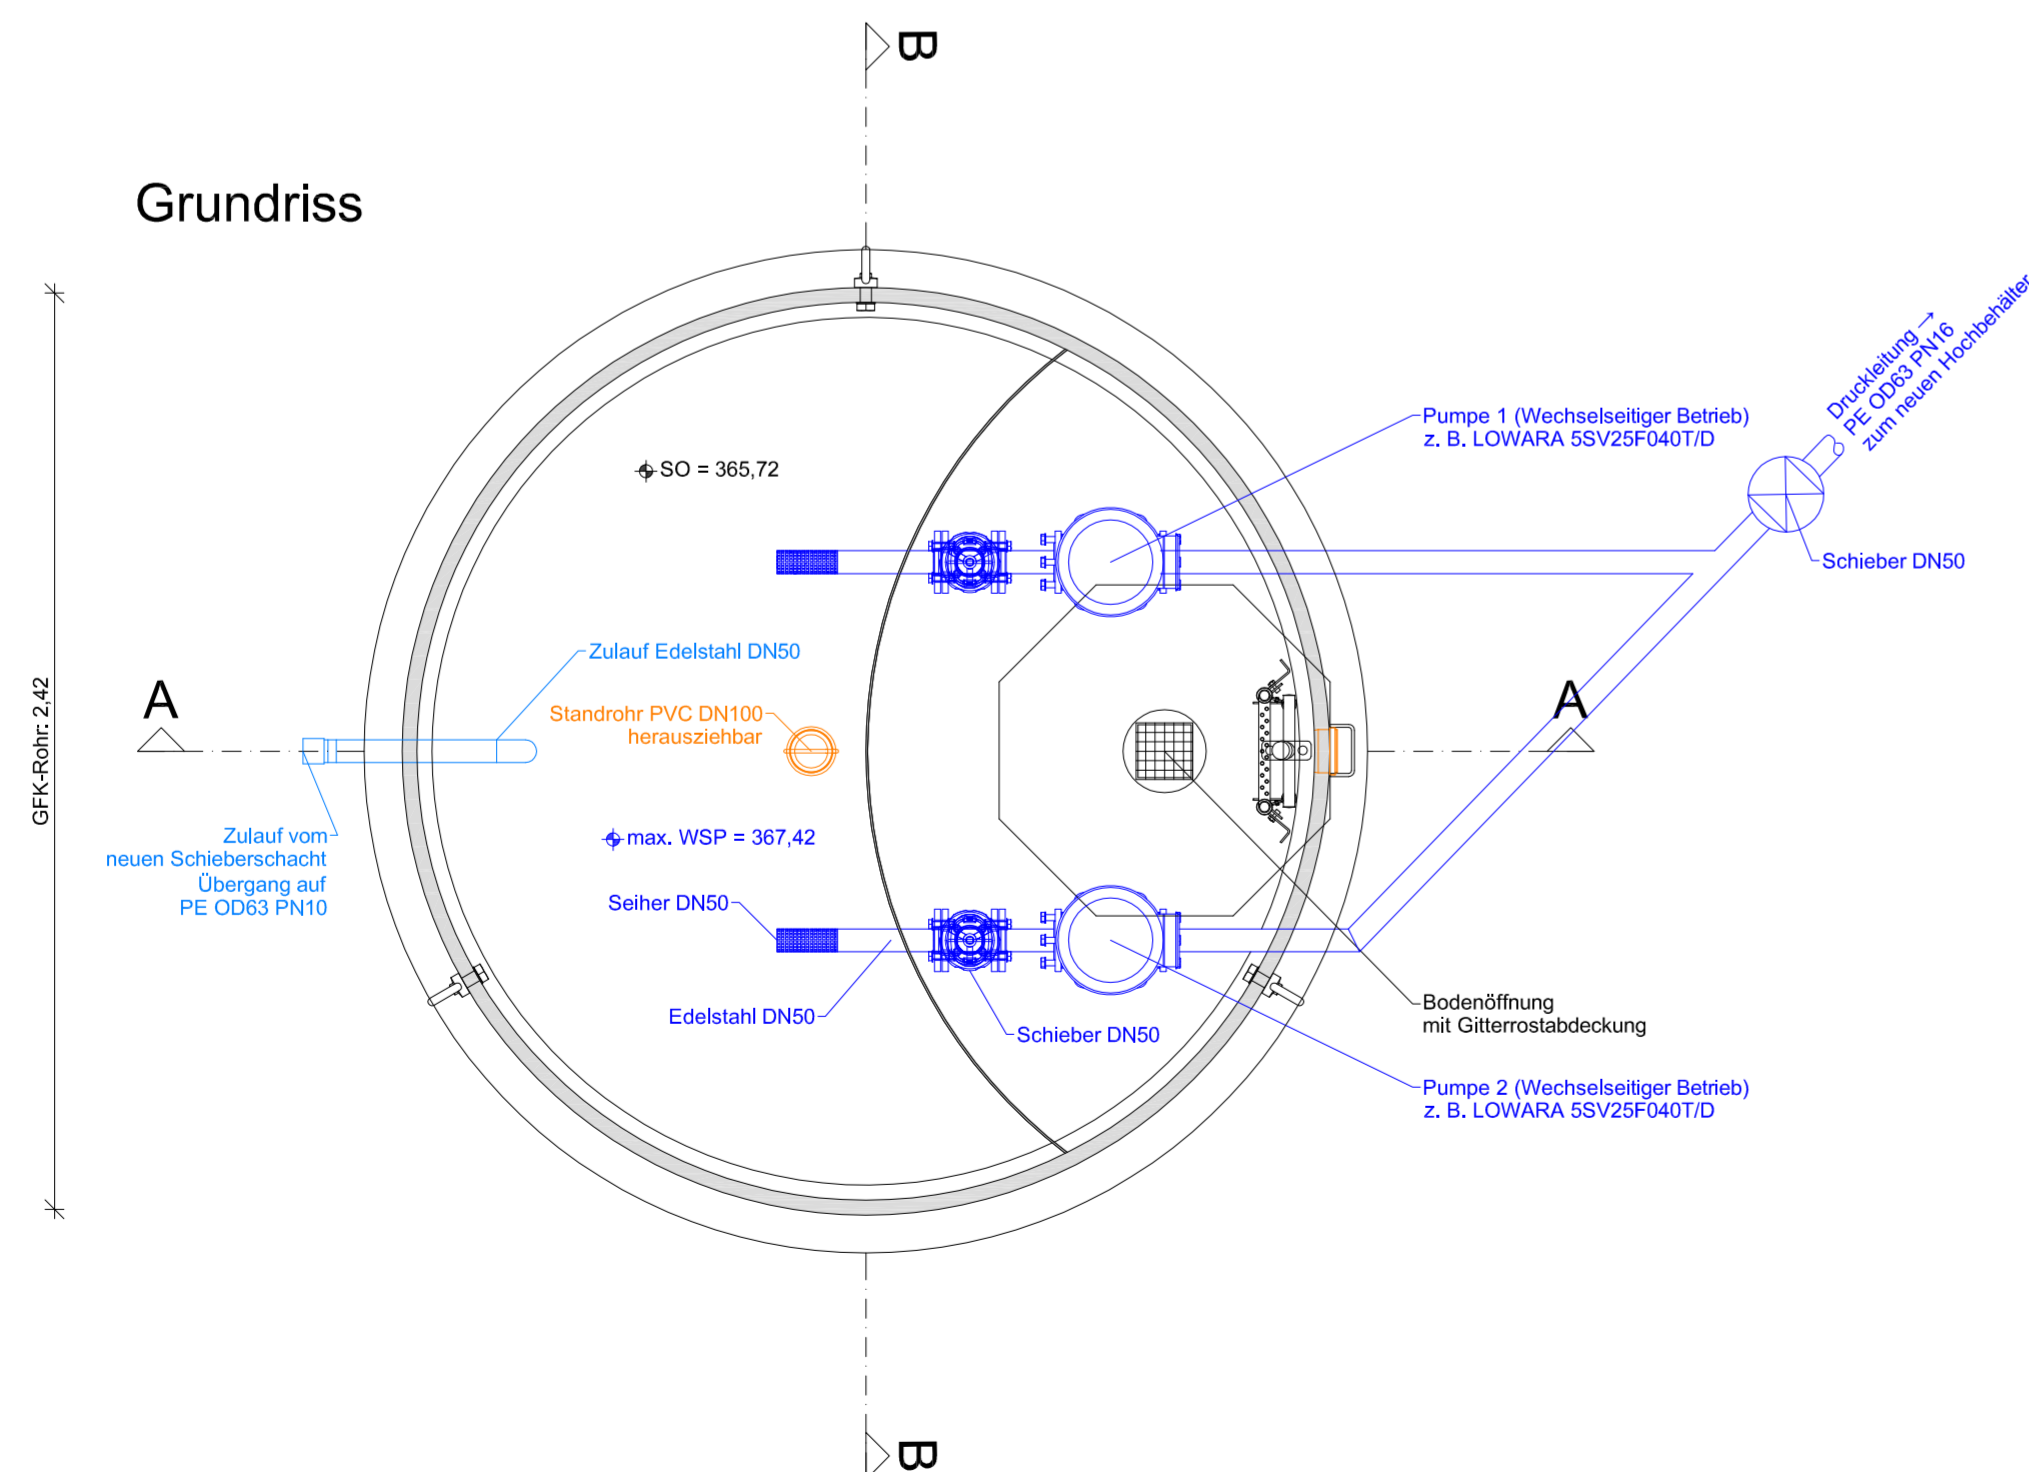

GzL: 3723P.Wva	<div style="border: 2px solid blue; padding: 5px; margin-bottom: 10px;"> <h3 style="text-align: center;">Wassergenossenschaft Tiefenbach</h3> <p style="text-align: center;">Wasserversorgung Tiefenbach</p> <p style="text-align: center;">Errichtung einer Wasserversorgungsanlage in der Katastralgemeinde Tiefenbach</p> <p style="text-align: center;">WASSERRECHTLICHES EINREICHPROJEKT</p> </div> <div style="text-align: center;"> <h2 style="margin: 0;">Objektplan</h2> <h3 style="margin: 0;">Neuer Tiefbehälter</h3> </div>	 Einlage: 3.2
Maßstab: 1:20	 Planung Bauleitung Hochbau Tiefbau Kulturtechnik Wasser- und Abwassertechnik Kleinkläranlagen uneingeschränkter Immobilitätshändler Technisches Büro Ing. Wilhelm Seidl GmbH A - 3500 Krems an der Donau Gögglstraße 11b Tel +43-(0)2732-484-850 Fax +43-(0)2732-484-860 office@tb-seidl.at www.tb-seidl.at	
Technisches Büro Ing. Wilhelm Seidl GmbH A - 3500 Krems an der Donau Gögglstraße 11b Tel +43-(0)2732-484-850 Fax +43-(0)2732-484-860 office@tb-seidl.at www.tb-seidl.at	 Krems, am 12.11.2024 Martin Endl	KommR Mst. Friedrich Kriegler Msc.